

STAROSTA GŁOGOWSKI

Dokumentacja numer:PODGiK.6630.192.2025

była przedmiotem narady koordynacyjnej.

Sposób przeprowadzenia narady - elektronicznie.

Głogów, dnia 2025-11-27

LEGENDA

- zakres opracowania
- numery działek
- projektowana sieć wodociągowa PE
- projektowana sieć kanalizacji sanitarnej kamionkowa
- Ki - komora kanalizacyjna na istniejącym kolektorze
- S1-S10 - projektowana studnia rewizyjna Ø1200 bet. połączeniowa z dennicą przystosowaną do podłączenia 2 przyłączy
- T1 - trójnik kolnierzowy redukcyny DN200/100
- T2 - trójnik kolnierzowy DN80
- T3 - trójnik elektrooporowy redukcyny Dz110/90
- Hp1 Hp2 - zawór płuczny DN80 (hydrant podziemny do celów technologicznych)
- Z1 Z2 - zasuwa odcinająca kolnierzowa DN100
- Z3 Z4 - zasuwa odcinająca kolnierzowa DN80
- W1 - wpięcie do istniejącej sieci
- projektowany odcinek przyłącza kanalizacji sanitarnej (wg odrębnego opracowania) - wyłączony z realizacji
- istniejący zawór płuczny (do likwidacji)

Mapa do celów projektowych skala 1 : 500

PODGiK.6640.1404.2025

Powiat : głogowski

Jednostka ewidencyjna 020301_1 Miasto Głogów

Miasto : Głogów

Obręb : 0013 Brzostów

Działki nr 90/3 ,91/3 ,92, 113/1, 113/5, 115/7 wg zakresu

Układ współrzędnych płaskich „2000/15”.

Układ współrzędnych wysokościowych PL-EVRF2007-NH

Stan aktualny na dzień : 17.10.2025

Wykonał : Jerzy Kołozyc nr uprawnień 15572 zakres 1


USŁUGI GEODEZYJNE

mgr inż. Jerzy Kołozyc

67-200 Głogów, ul. Grodzka 45A/7

tel. 508 068 745, Nr upr. 15772 zakres 1

NIP 693-116-46-17, REGON 200441182

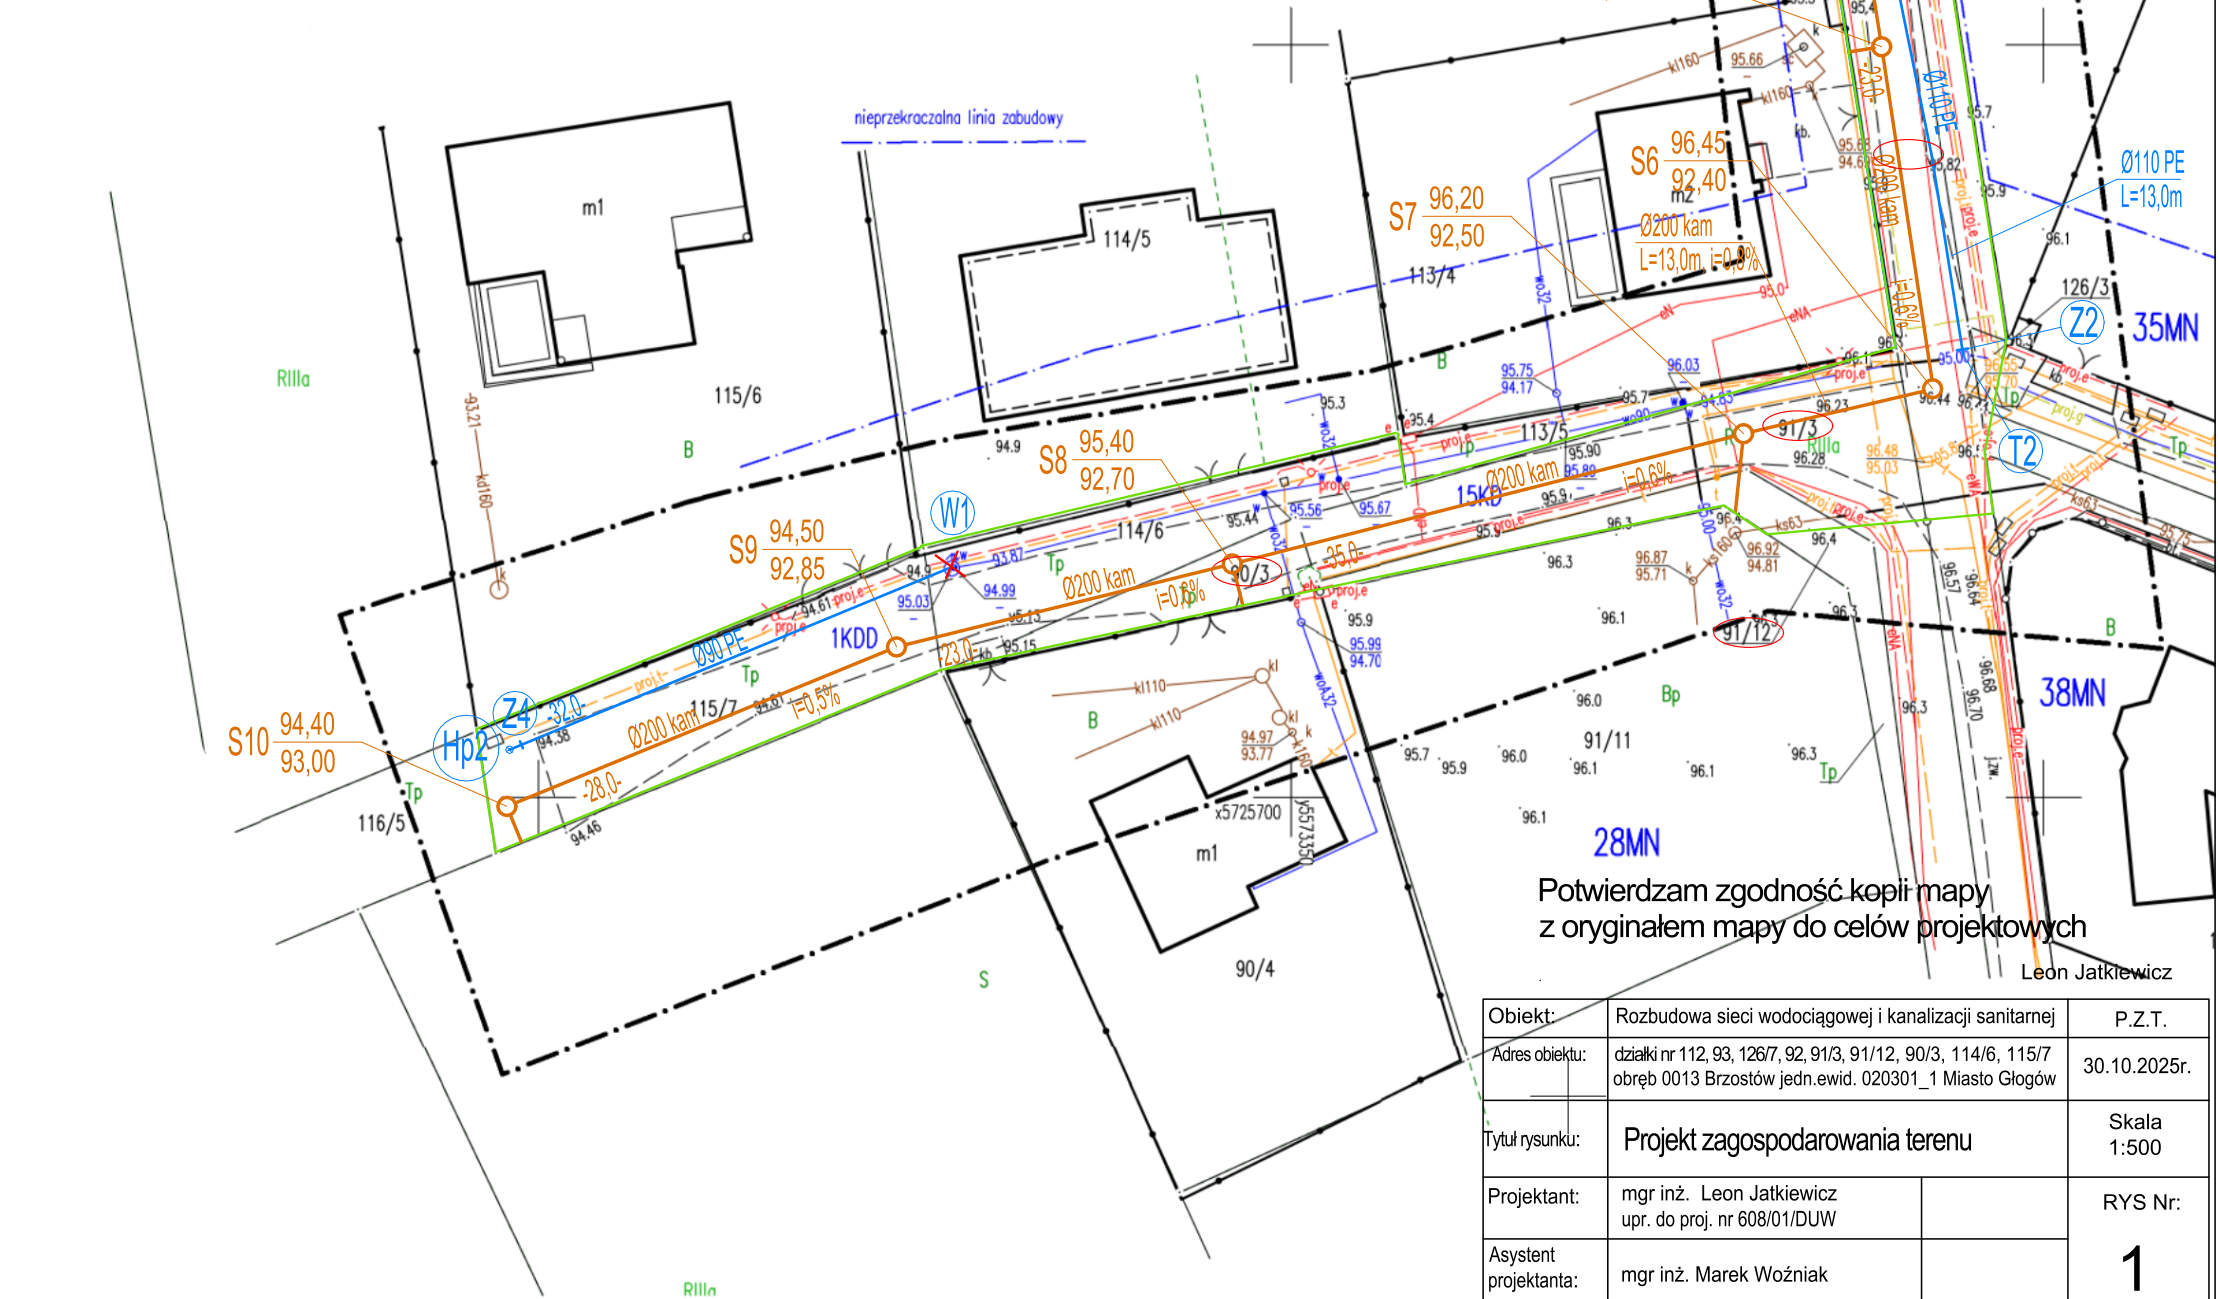

Potwierdzam zgodność kopii mapy z oryginałem mapy do celów projektowych

Leon Jatkiewicz

Objekt:	Rozbudowa sieci wodociągowej i kanalizacji sanitarnej	P.Z.T.
Adres obiektu:	działki nr 112, 93, 126/7, 92, 91/3, 91/12, 90/3, 114/6, 115/7 obręb 0013 Brzostów jedn.ewid. 020301_1 Miasto Głogów	30.10.2025r.
Tytuł rysunku:	Projekt zagospodarowania terenu	Skala 1:500
Projektant:	mgr inż. Leon Jatkiewicz upr. do proj. nr 608/01/DUW	RYS Nr: 1
Asystent projektanta:	mgr inż. Marek Woźniak	